


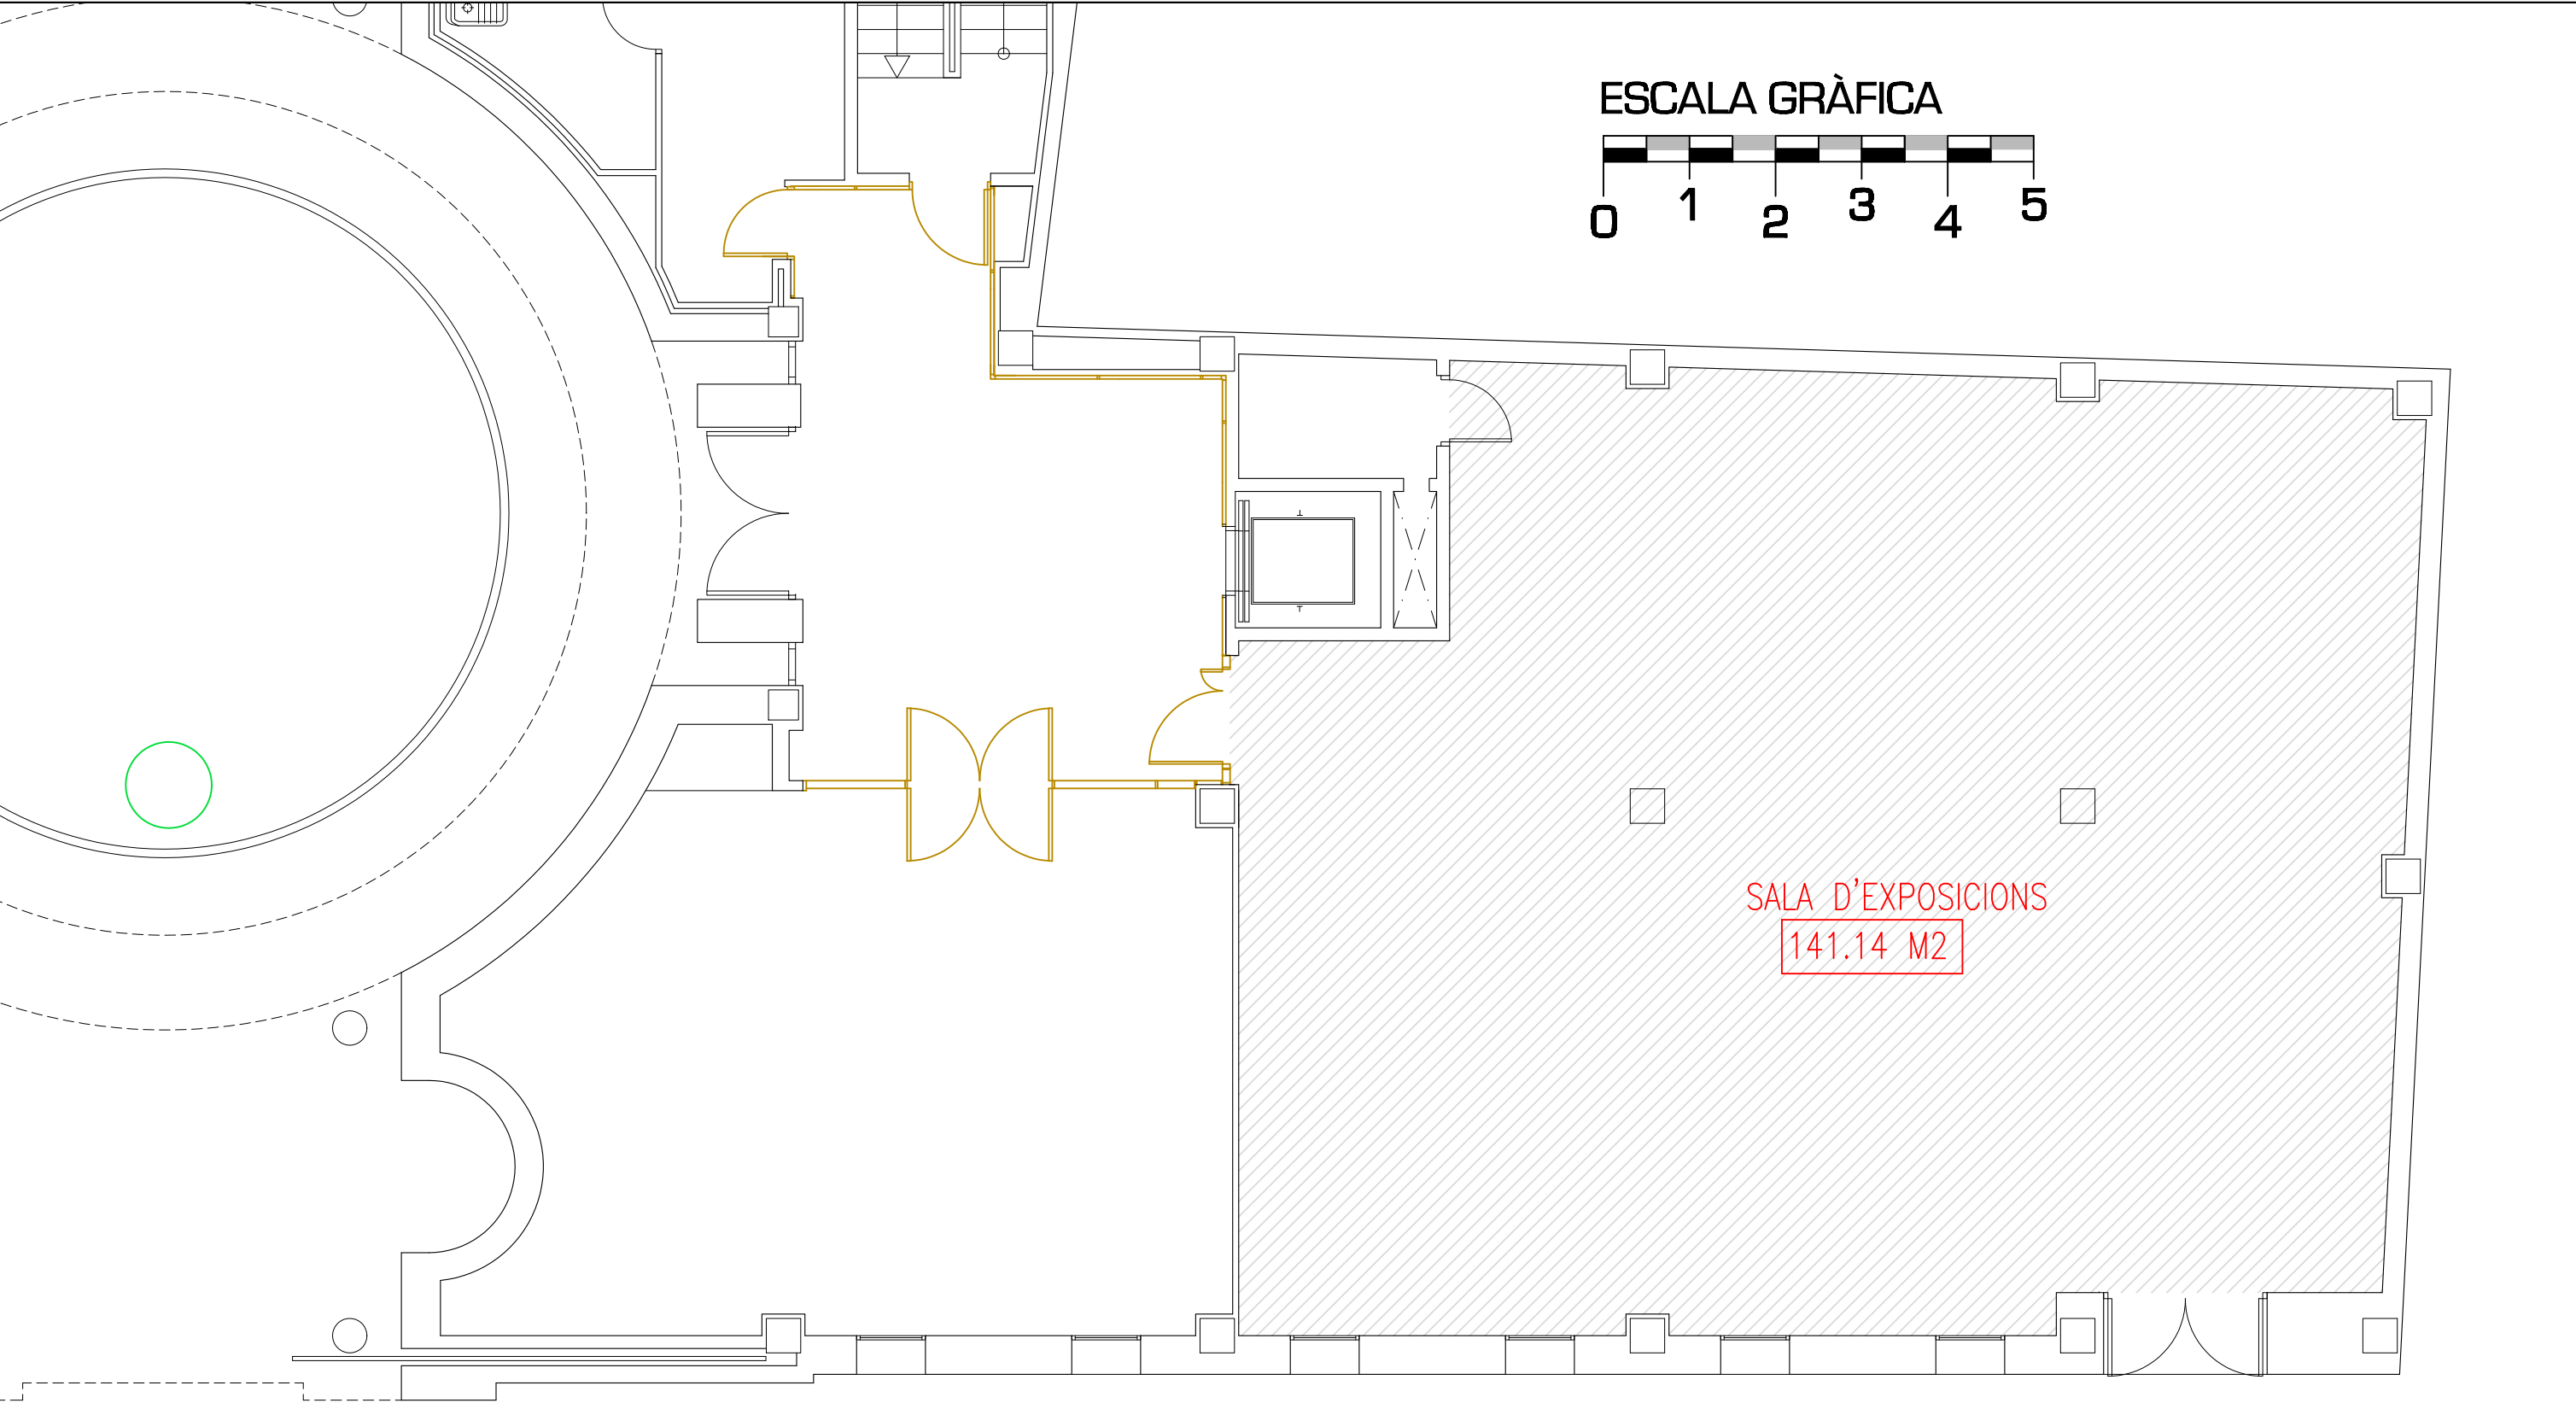

VNIVERSITAT ID VALÈNCIA
Servei Tècnic i de Manteniment

CEUV

CATÀLEG D'ESPAIS

SITUACIÓ: ALTRES CAMPUS				CAMPUS: 03
EDIFICI: EDIFICI D'INVESTIGACIÓ JARDÍ BOTÀNIC				NÚMERO: 52
PLÀNOL: PLANTA BAIXA				PLANTA: PB
REALITZACIÓ: S.T.M	DATA: OCTUBRE 2007	Nº PLÀNOL: 2	ESCALA: 1:75	CODI: 352PB

