

PLANTA PRIMERA



REVISIONES

PROYECTO BÁSICO Y DE EJECUCIÓN

ADECUACIÓN A LA ACTIVIDAD PARA USO
DOCENTE DE LA FACULTAT DE MATEMÀTIQUES
DE LA UNIVERSITAT DE VALÈNCIA

EXP: 2025SE00002

DIRECCIÓN:
Calle del Dr. Moliner, 50, 46100 Burjassot,
Valencia

PROMOTOR:
UNIVERSITAT DE VALÈNCIA

ARQUITECTO:
Juan López-Tarruella Maldonado

INGENIERO:
Vicente Haya Martínez

ARQUITECTO TÉCNICOS:
(D.E.M y Seg. y Salud)
José Lozano Giner
Paula Blanco Estévez

INSTALACIONES

PLANTA BAJA Y 1ª


ECHA:
sep 2025

PLANO Nº:


SCALA:
/150

VERSIÓN:
4

A2-1

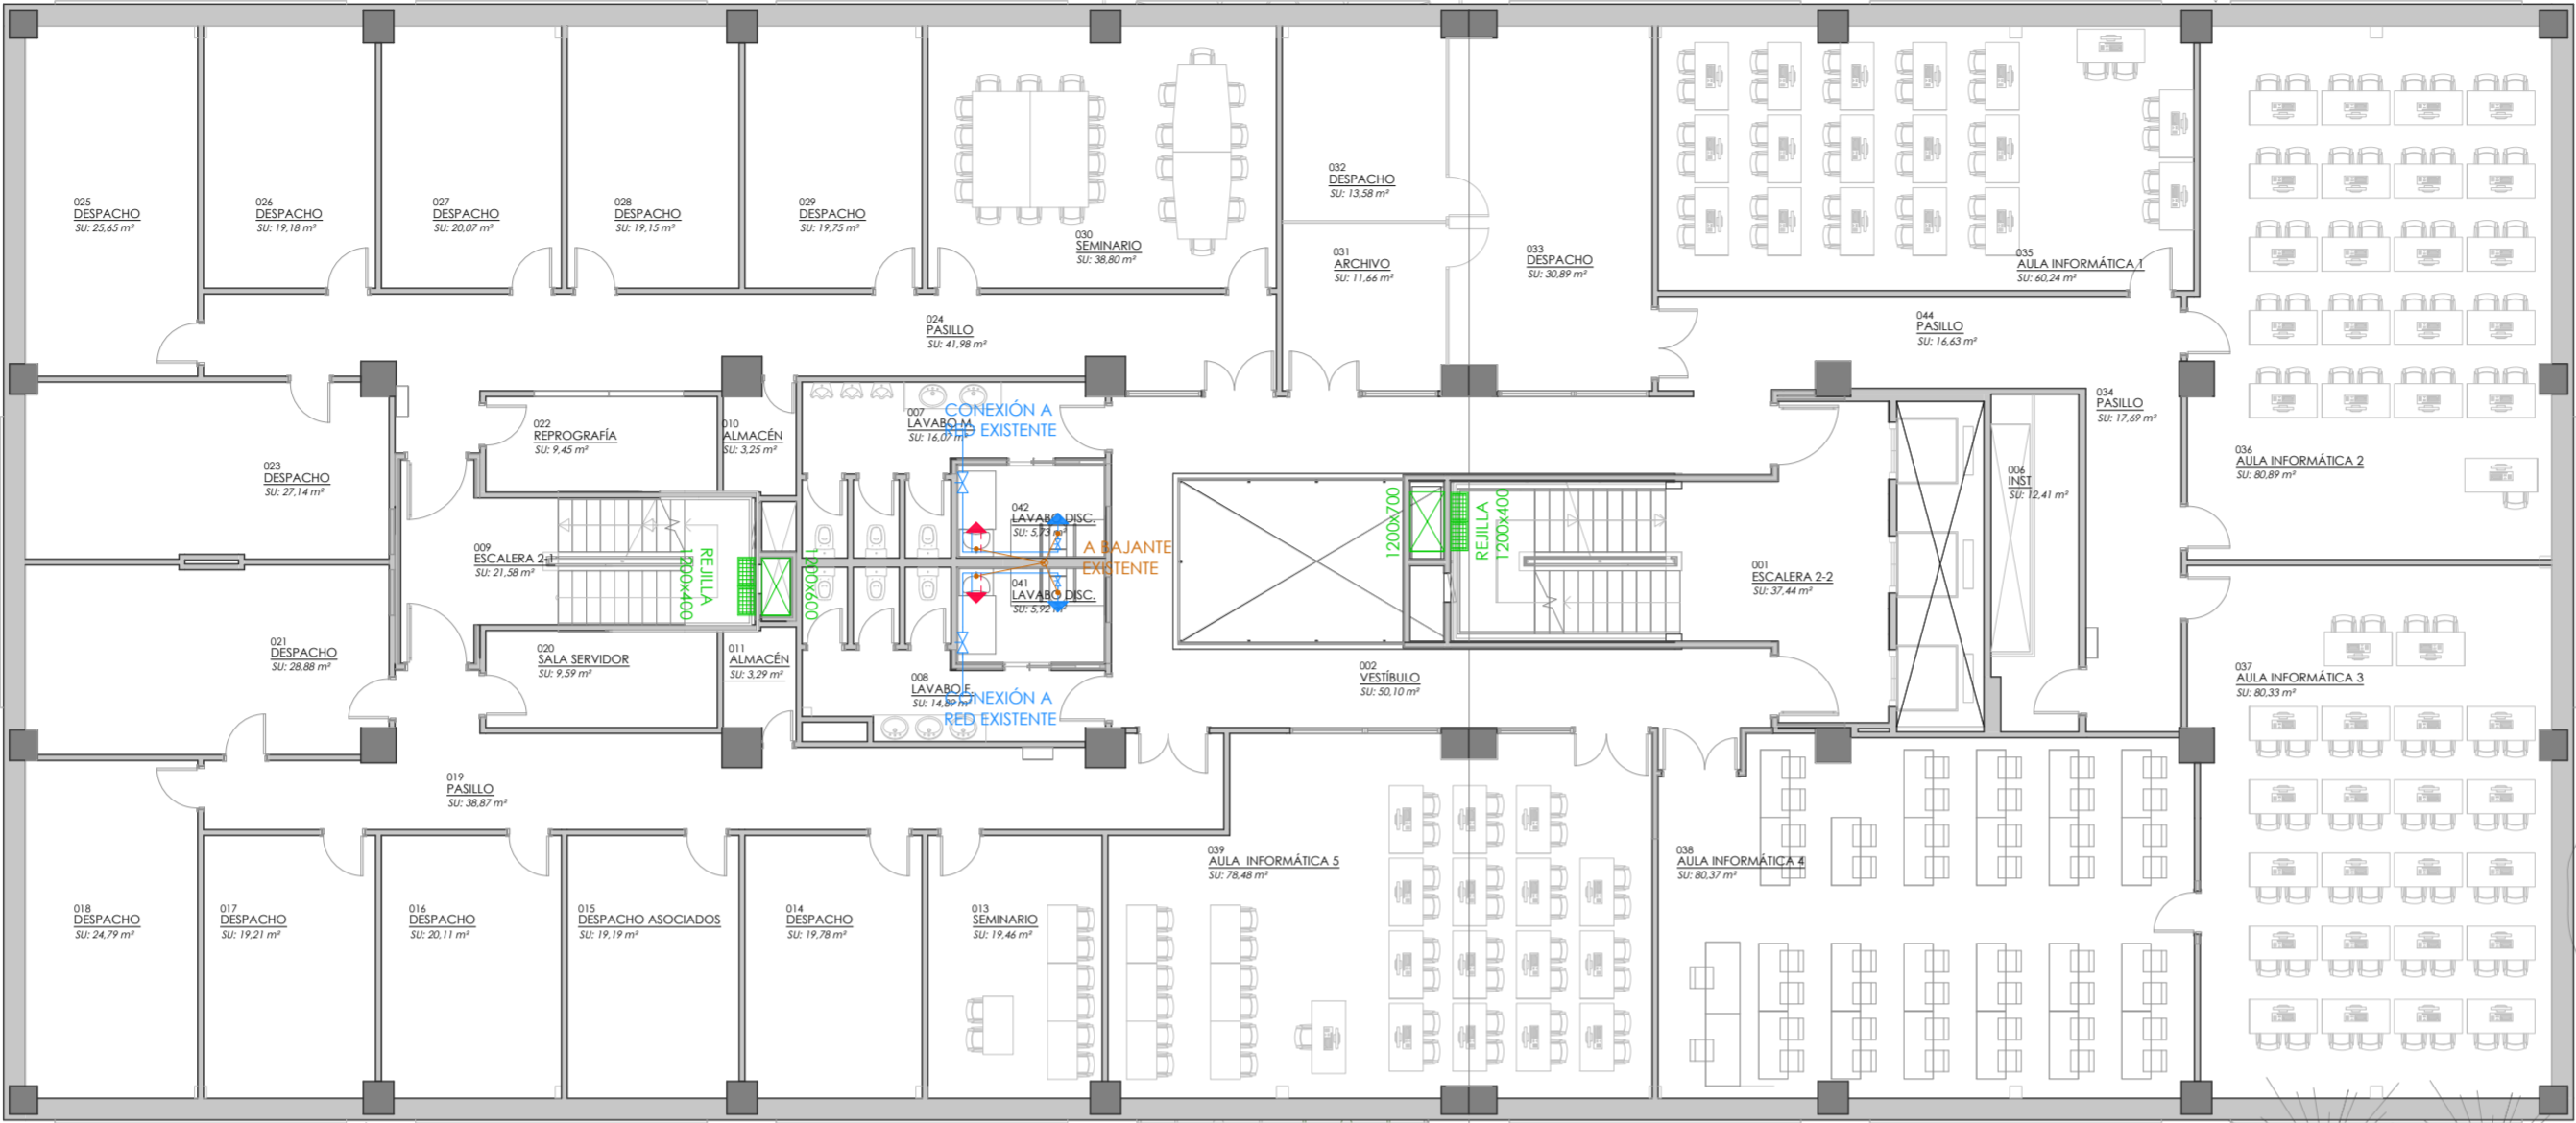

PLANTA SEGUNDA

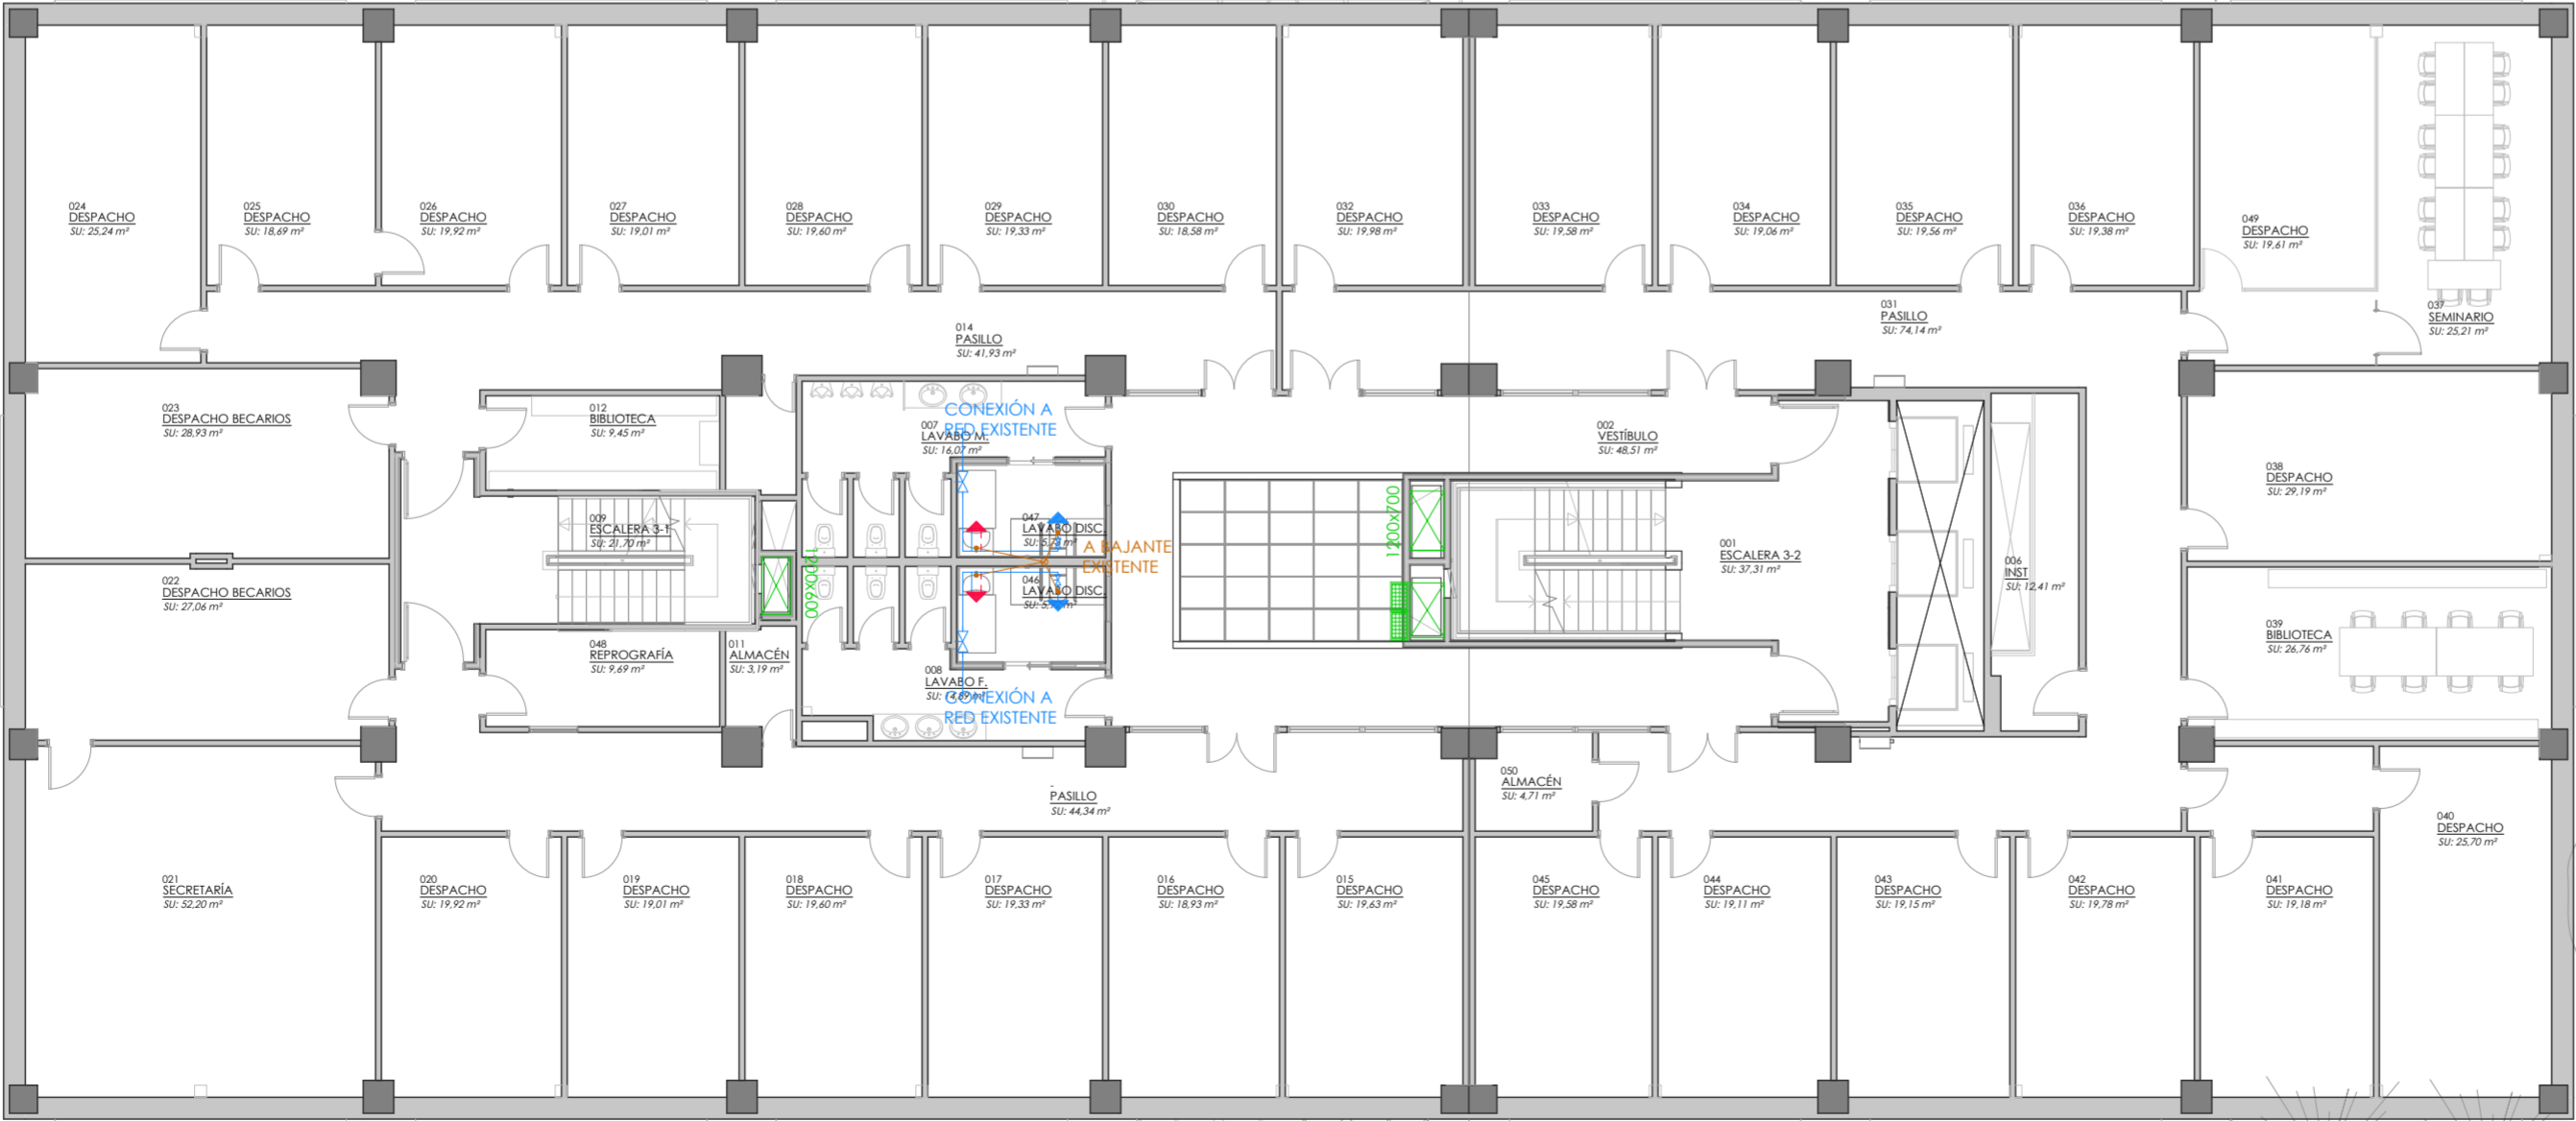

PLANTA TERCERA

LEYENDA

- TUBERÍA DE DISTRIBUCIÓN ACS
- TUBERÍA DE DISTRIBUCIÓN ACS
- TUBERÍA DE DISTRIBUCIÓN DE RETORNO
- LLAVE DE CORTE
- PUNTO DE CONSUMO AGUA FRÍA/CALIENTE
- PUNTO DE CONSUMO AGUA FRÍA
- PUNTO DE CONSUMO AGUA FRÍA CON LLAVE ESQUADRA 1/2-3/8

LEYENDA

- CANALIZACIÓN DE SANEAMIENTO
- DESAGUE DE SANITARIO
- BAJANTE

LEYENDA SISTEMA DE VENTILACIÓN/SOBREPRESION

- EQUIPO VENTILACIÓN/PRESURIZACION
- CONDUCTOS VENTILACIÓN/SOBREPRESION
- REJILLAS

C+g
técnica

REVISIONES

PROYECTO BÁSICO Y DE EJECUCIÓN

ADECUACIÓN A LA ACTIVIDAD PARA USO DOCENTE DE LA FACULTAT DE MATEMÀTIQUES DE LA UNIVERSITAT DE VALÈNCIA

EXP: 2025SE00002

DIRECCIÓN:

Calle del Dr. Moliner, 50, 46100 Burjassot, Valencia

PROMOTOR:

UNIVERSITAT DE VALÈNCIA

ARQUITECTO:

Juan López-Tarruella Maldonado

INGENIERO:

Vicente Haya Martínez

ARQUITECTO TÉCNICOS:

(D.E.M y Seg. y Salud)

José Lozano Giner

Paula Blanco Estévez

INSTALACIONES

PLANTA 2º Y 3º

FECHA:

Sep 2025

PLANO Nº:

ESCALA:


1/150

VERSIÓN:

v4

A2-2

PLANTA CUARTA

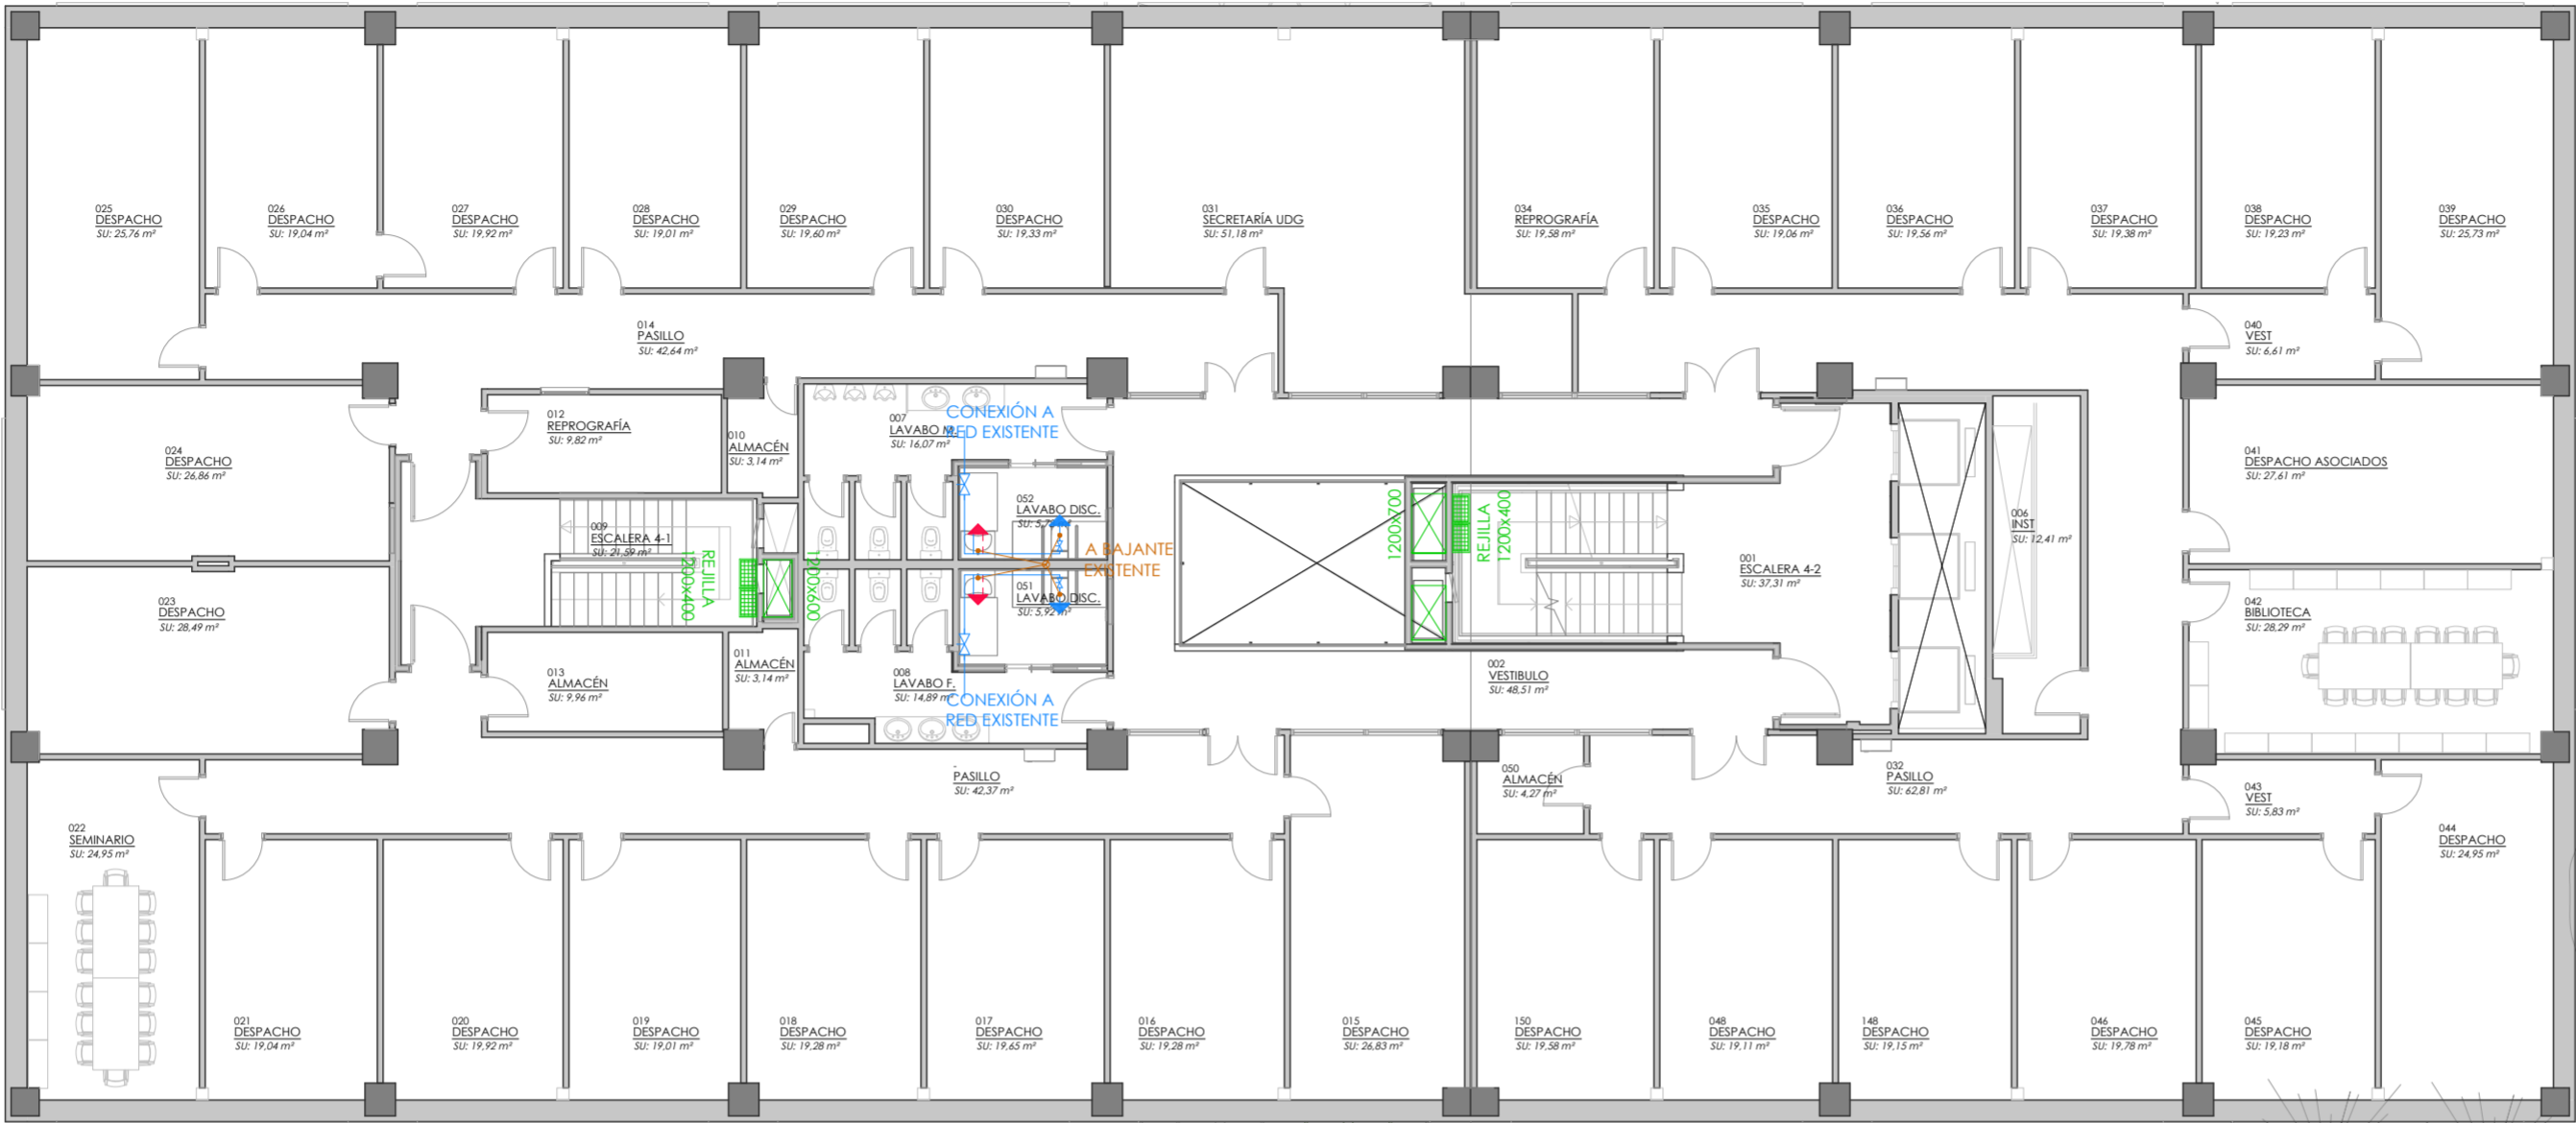

- LEYENDA
- TUBERÍA DE DISTRIBUCIÓN ACS
 - TUBERÍA DE DISTRIBUCIÓN ACS
 - TUBERÍA DE DISTRIBUCIÓN DE RETORNO
 - LLAVE DE CORTE
 - PUNTO DE CONSUMO AGUA FRÍA/CALIENTE
 - PUNTO DE CONSUMO AGUA FRÍA
 - PUNTO DE CONSUMO AGUA FRÍA CON LLAVE ESCUADRA 1/2-3/8

- LEYENDA
- CANALIZACIÓN DE SANEAMIENTO
 - DESAGUE DE SANITARIO
 - BAJANTE

- LEYENDA SISTEMA DE VENTILACIÓN/SOBREPRESION
- EQUIPO VENTILACIÓN/PRESURIZACION
 - CONDUCTOS VENTILACIÓN/SOBREPRESION
 - REJILLAS

C+g
técnica

REVISIONES

PROYECTO BÁSICO Y DE EJECUCIÓN

ADECUACIÓN A LA ACTIVIDAD PARA USO
DOCENTE DE LA FACULTAT DE MATEMÀTIQUES
DE LA UNIVERSITAT DE VALÈNCIA

EXP: 2025SE00002

DIRECCIÓN:
Calle del Dr. Moliner, 50, 46100 Burjassot,
Valencia

PROMOTOR:
UNIVERSITAT DE VALÈNCIA

ARQUITECTO:
Juan López-Tarruella Maldonado


INGENIERO:
Vicente Haya Martínez

ARQUITECTO TÉCNICOS:
(D.E.M y Seg. y Salud)
José Lozano Giner
Paula Blanco Estévez

INSTALACIONES

PLANTA 4ª Y CUBIERTA

PLANTA CUBIERTA

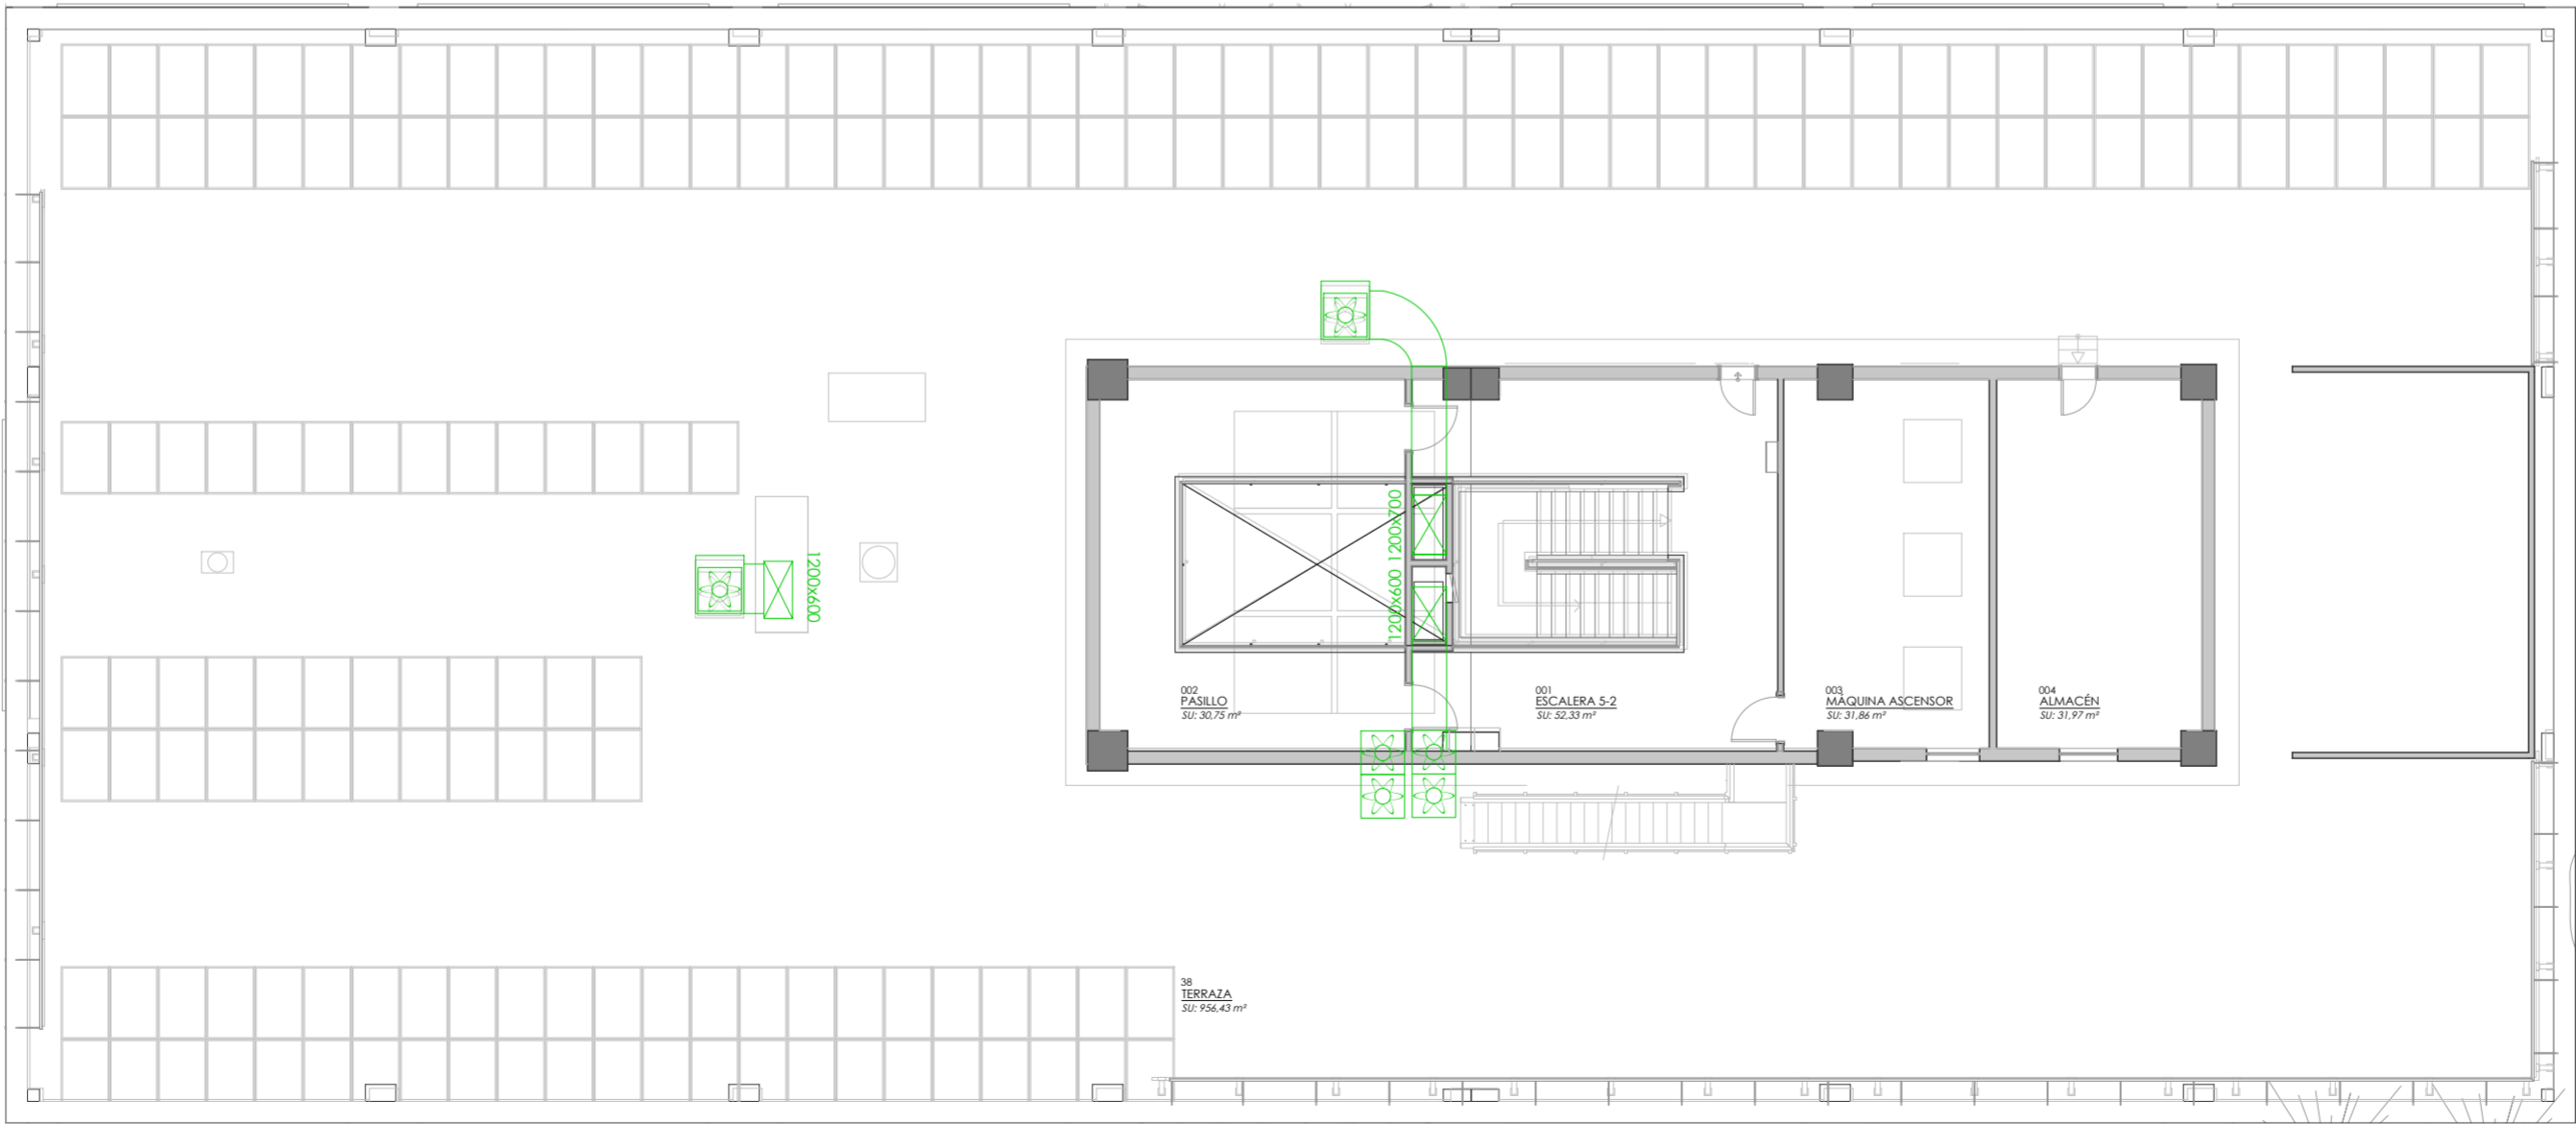

FECHA:
Sep 2025

PLANO N°:

ESCALA:
1/150

VERSIÓN:
v4

A2-3